


Skala: 1:500

PROJEKT WYKONANY PRZEZ BIURO PROJEKTOWE INWEST-DOM
 WYKONANIE: TERESA MARCINIAK
 ul. Wolności 150, Jelenia Góra
 TEL. 75 755 77 77


05.11.2012
 DE 116113
 1161 DMB 1813
 SAMODZIELNY REZERWAT
 Parycja Pasternak

4

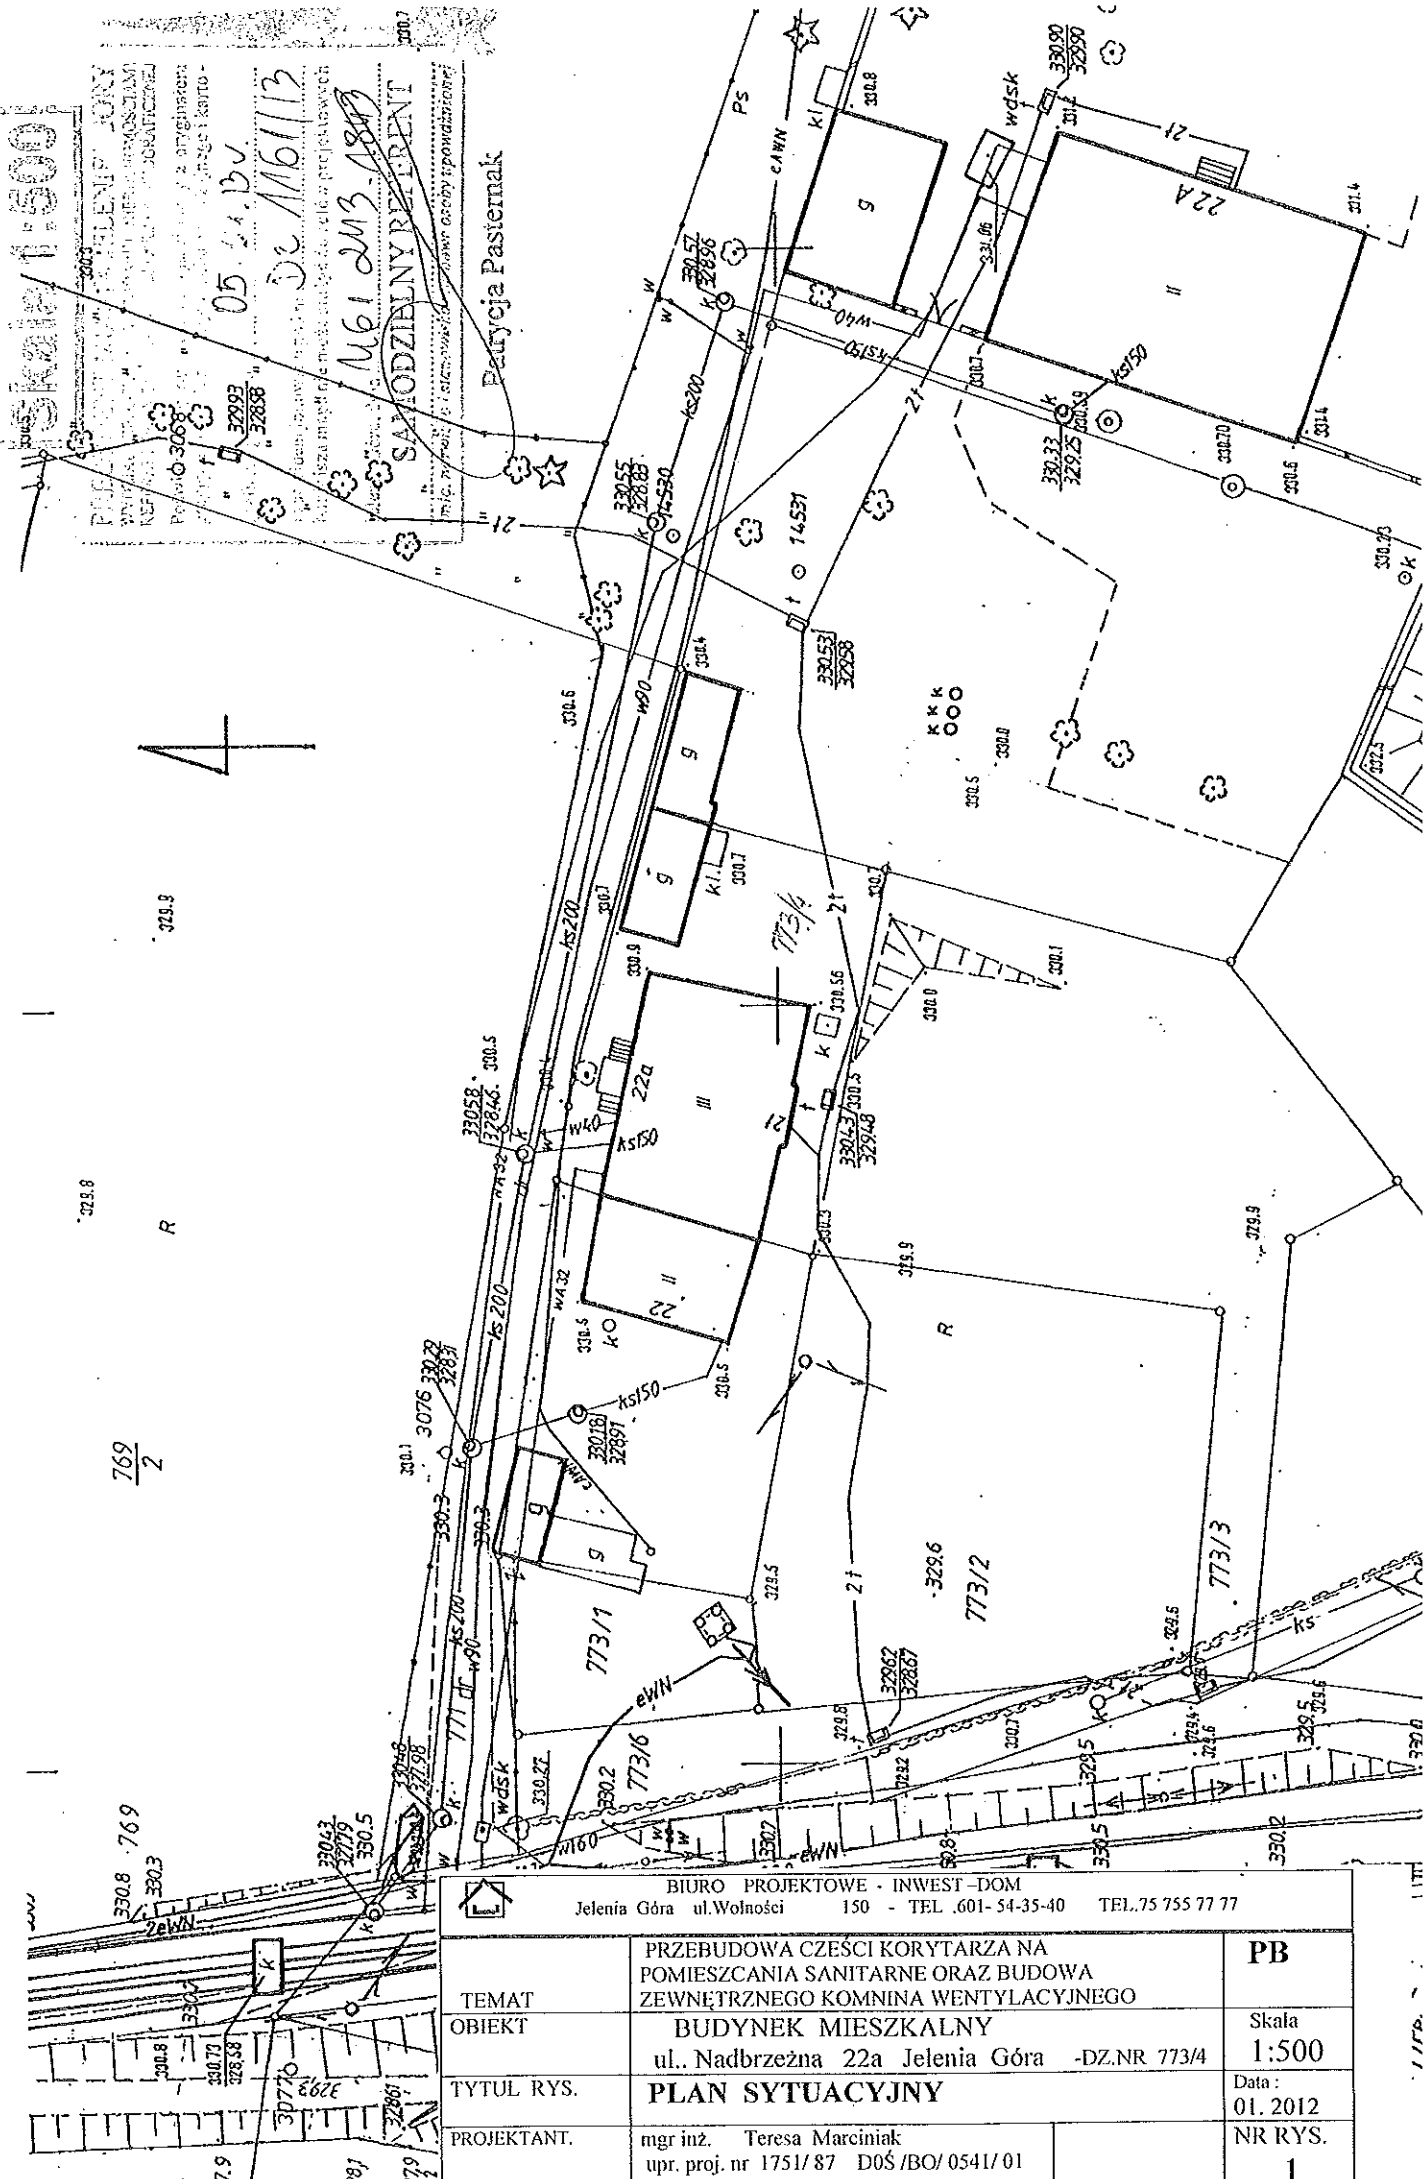


BIURO PROJEKTOWE · INWEST-DOM Jelenia Góra ul. Wolności 150 - TEL. 601-54-35-40 TEL. 75 755 77 77		
TEMAT OBIEKT	PRZEBUDOWA CZĘŚCI KORYTARZA NA POMIESZCZANIA SANITARNE ORAZ BUDOWA ZEWNĘTRZNEGO KOMPINA WENTYLACYJNEGO BUDYNEK MIESZKALNY ul., Nadbrzeżna 22a Jelenia Góra -DZ.NR 773/4	PB Skala 1:500
TYTUŁ RYS.	PLAN SYTUACYJNY	Data: 01. 2012
PROJEKTANT.	mgr inż. Teresa Marciniak upr. proj. nr 1751/87 DOŚ/BO/0541/01	NR RYS. 1

RZUT PARTERU

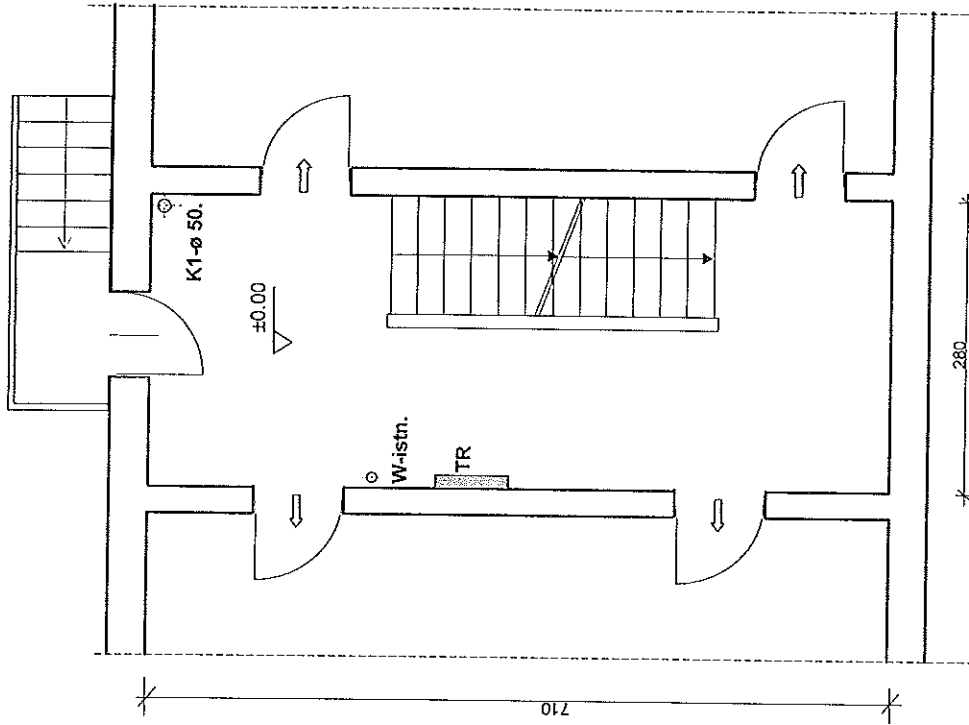

INWENTARYZACJA

I P - KORYTARZ KLATKI SCHODOWEJ

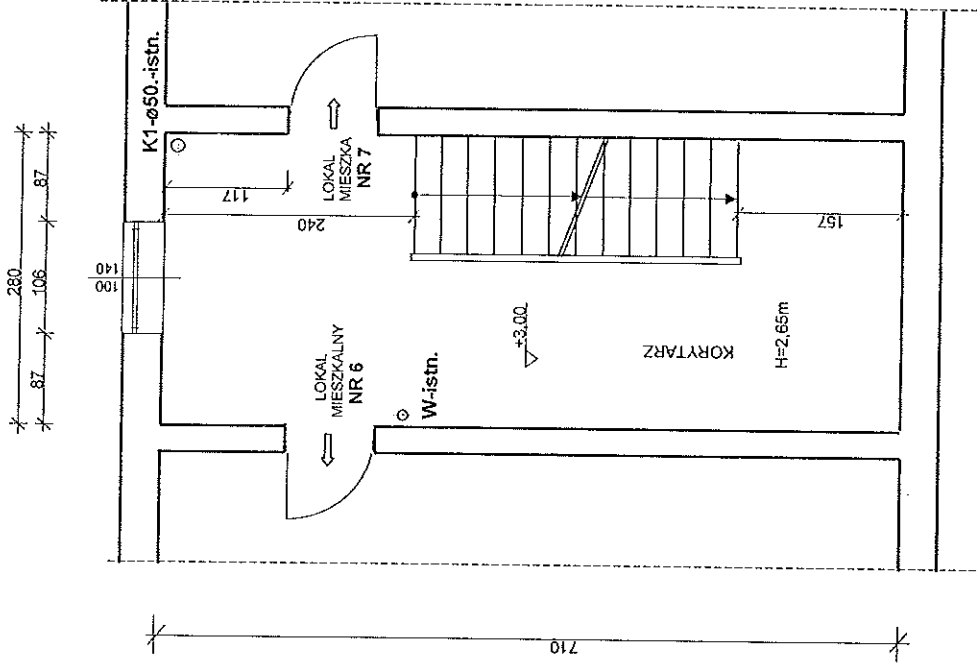


INWENTARYZACJA

	BIURO PROJEKTOWE - INWEST-DOM Jeleńna Górka ul. Wołności 150 - TEL. 601-50-35-40 TEL. 75 755 77 77	
	PRZEBUDOWA CZĘŚCI KORYTARZA NA POMIESZCZANIA SANITARNE ORAZ BUDOWA ZEWNĘTRZNEGO KOMNINA WENTYLACYJNEGO	PB
TEMAT OBIEKT	BUDYNEK MIESZKALNY ul. Nadbrzeżna 22a Jeleńna Góra -DZ.NR 7734	Skala 1:50
TYTUŁ RYS.	RZUT PARTERU , RZUT I PIĘTRA- Inwentaryzacja	Data: 01.2013
PROJEKTANT:	mgr inż. Teresa Marciniuk upr. proj. nr 1751/37 D05/BO/05417/01	NR RYS. 2

I PIĘTRO

RZUT PROJEKTOWANYCH POMIESZCZEŃ W.C.

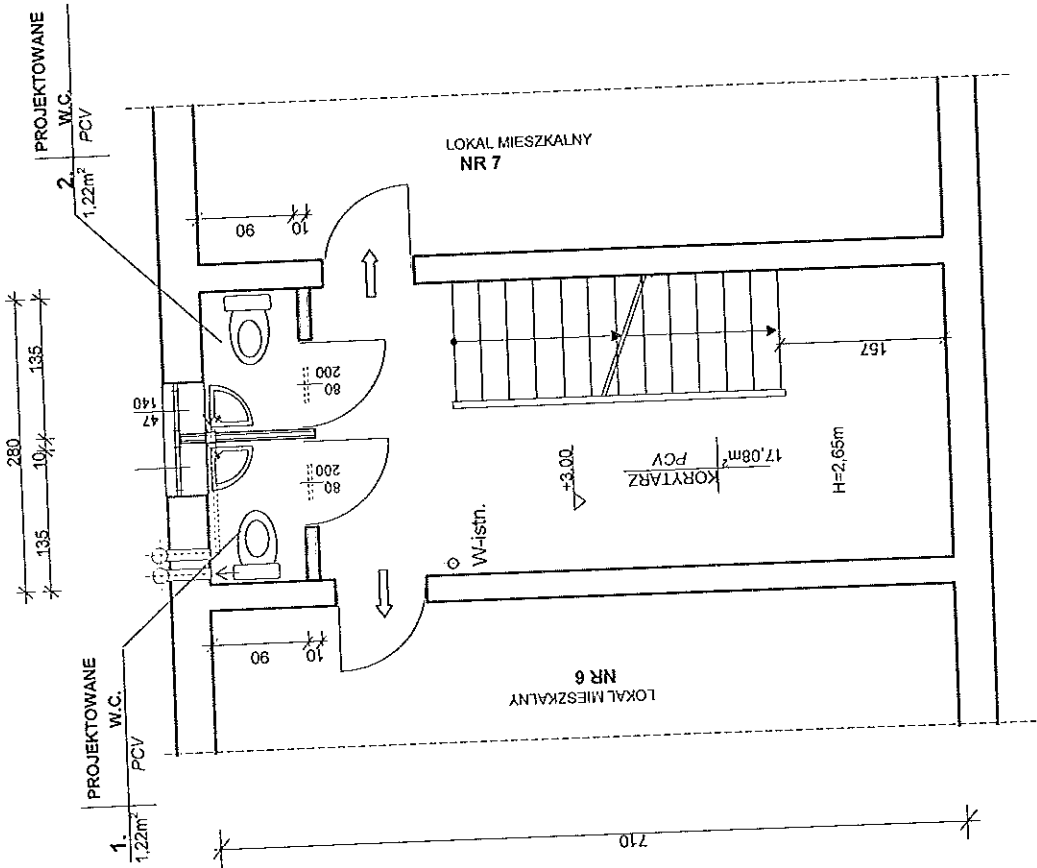


ZESTAWIENIE POMIESZCZEŃ

pomieszczenie	pow. użytkowa
1. W.C.	1,22 m ²
2. W.C.	1,22 m ²
3. KORYTARZ	17,08 m ²

		BIURO PROJEKTOWE - INWEST - DOM Jelenia Góra ul. Wolności 150 - TEL. 601-54-35-40 TEL. 75 755 77 77
PRZEBUDOWA CZĘŚCI KORYTARZA NA POMIESZCZANIA SANITARNE ORAZ BUDOWA ZEWNĘTRZNEGO KOMPINA WENTYLACYJNEGO		PB
TEMAT OBIEKT	BUDYNEK MIESZKALNY ul. Nadbrzeżna 22a, Jelenia Góra -OZ.NR 773/4	Skala 1:50
TYTUŁ RYS.	RZUT PROJEKTOWANYCH POMIESZCZEŃ W.C.	Data: 01.2013
PROJEKTANT.	mgr inż. Teresa Marcińskiak upr. proj. nr 1751/87 DOŚ/BO/0541/01	NR RYS. 3

PROJEKTOWANY
KOMIN
WENTYLACYJNY
Ø Dn=150

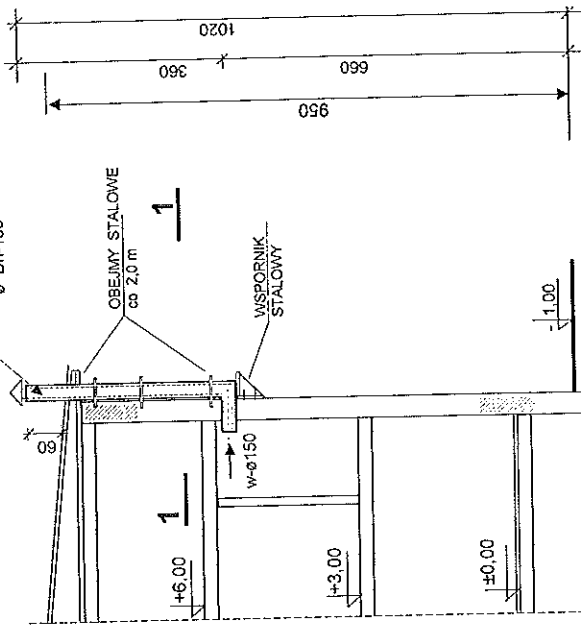


1 - 1


OBUDOWA - PŁYTA OSB
NA STELAŻU STALOWYM

WSPORNIK

27

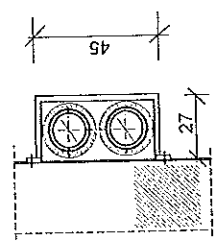


PROJEKTOWANY KANAŁ
WENTYLACJI GRAWITACYJNEJ
Ø150

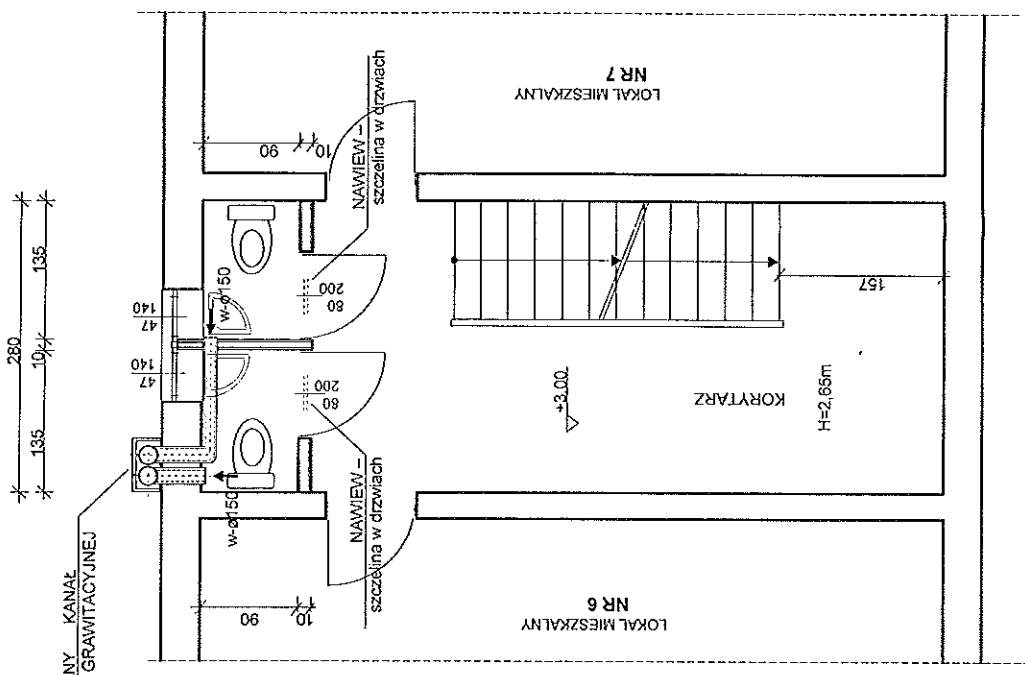


BIURO PROJEKTOWE "INWEST-DOM" Jelenia Góra, ul. Wolności 150 - TEL. 601-543-540 TEL. 75 755 77 77	
TEMAT OBIEKT	PRZEBUDOWA CZĘŚCI KORYTARZA NA POMIESZCZANIA SANITARNE ORAZ BUDOWA ZEWNĘTRZNEGO KOMINA WENTYLACYJNEGO
TYTUŁ RYS.	BUDYNEK MIESZKALNY ul. Nadbrzeżna 22a, Jelenia Góra -DZ.NR 773/4 WENTYLACJA GRAWITACYJNA - Rzut pomieszczeń, przekrój pionowy
PROJEKTANT.	mgr inż. Teresa Marciński upr. proj. nr 1751/87 D05/BO/0541/01
Skala Dział Data	1:50 01.2013
NR RYS.	4



PROJEKTOWANY KOMIN
WENTYLACYJNY Ø Dn-150
OBUDOWA PRZEWODU KOMINOWEGO
PŁYTĄ OSB, OTYNKOWANA TYNKIEM MINERALNYM

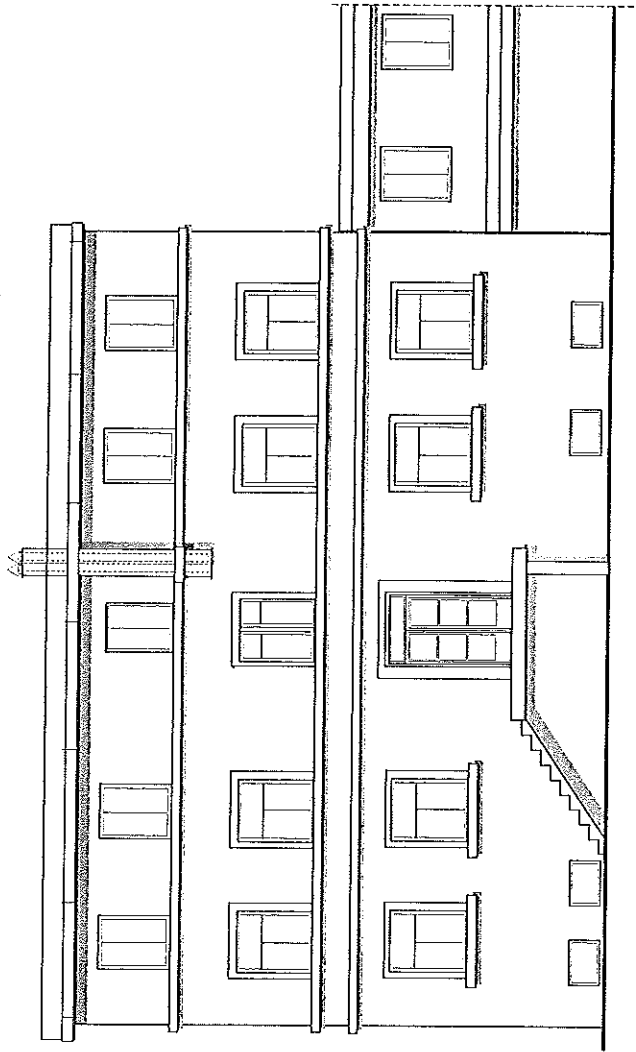



ELEWACJA FRONTOWA - północna

 BIURO PROJEKTOWE - INWEST-DOM Jelenia Góra ul. Wolności 130 - TEL. 601-543-40 TEL.75 755 77 77	
TEMAT OBIEKT	PRZEBUDOWA CZĘŚCI KORYTARZA NA POMIESZCZANIA SANITARNE ORAZ BUDOWA ZEWNĘTRZNEGO KOMINIKA WENTYLACYJNEGO BUDYNEK MIESZKALNY
TYTUŁ RYS.	ul. Nadbrzeżna 22a Jelenia Góra -DZ.NR 773/4 PROJEKTOWANY KOMIN WENTYLACYJNY - Elewacja frontowa budynku
PROJEKTANT:	mgr inż. Teresa Marcinak upr. proj. nr 1751/87 DGS/BO/0541/01
	Skala 1:100 Data: 01.2013 NR RYS. 5

 RZUT I PIĘTRA
Kanalizacja sanitarna
1:50

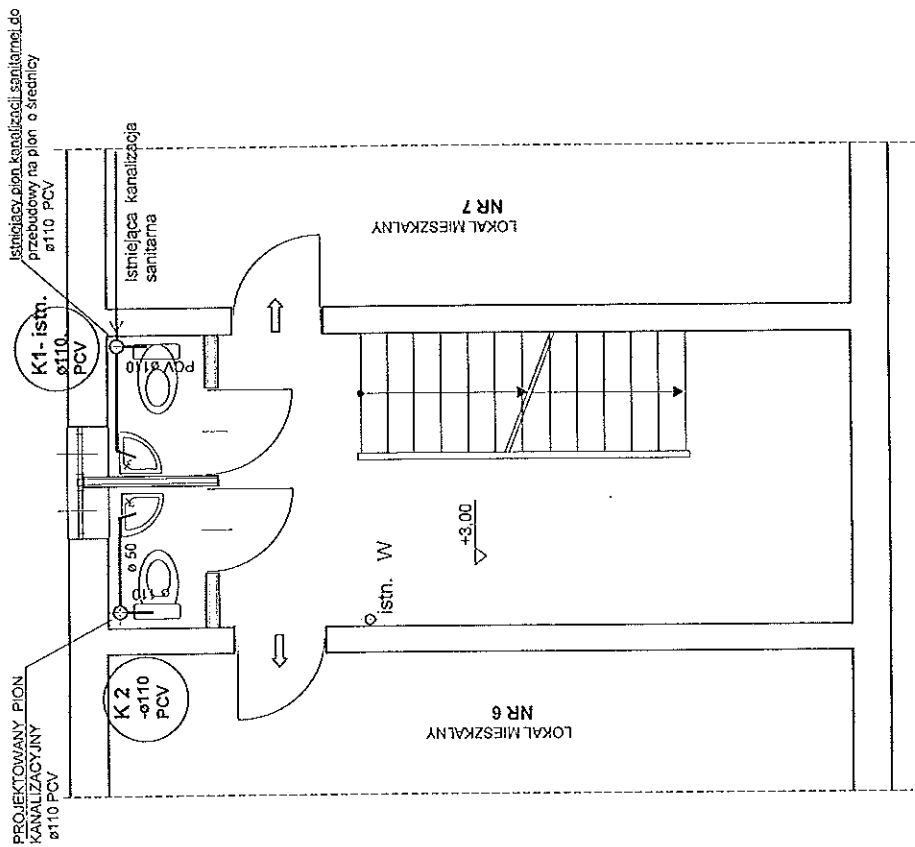


RZUT I PIĘTRA
Instalacja wodna
1:50

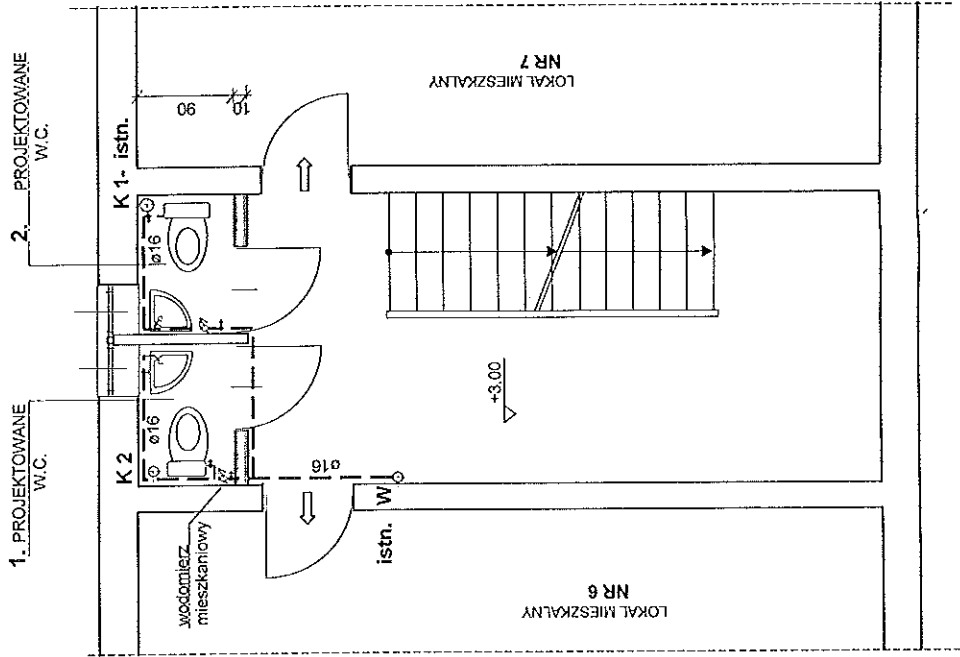 

		BIURO PROJEKTOWE - INWEST-DOM Jelenia Góra ul. Wolności 130 - TEL. 601-5435-40 TEL. 75 755 77 77	
TEMAT OBIEKT	PRZEBUDOWA CZĘŚCI KORYTARZA NA POMIESZCZANIA SANITARNE ORAZ BUDOWA ZEWNĘTRZNEGO KOMNINA WENTYLACYJNEGO		
TYTUŁ RYS.	BUDYNEK MIESZKALNY ul. Nadbrzeżna 22a Jelenia Góra -DZ.NR 773/4 WEWNĘTRZNA INSTALACJA WODNA I KANALIZACYJNA -Rzut piętra		
PROJEKTANT:	inż. Ryszard Mioduski upr. proj. nr 1217/83 JG DMS/RS/0555/01		Skala 1:50 Data: 01.2013
			NR RYS. 6


RZUT PIWNIC

Kanalizacja sanitarna
1:50

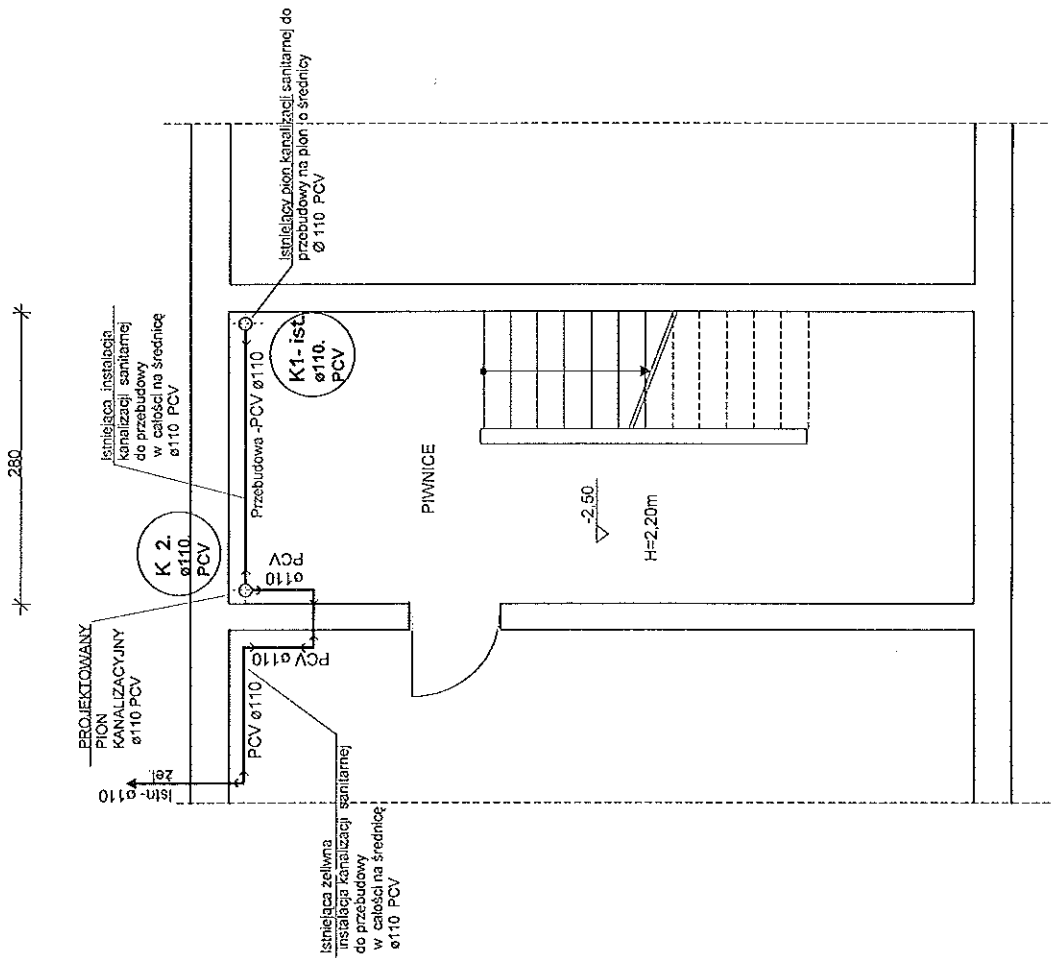


RZUT PARTERU


Kanalizacja sanitarna
1:50

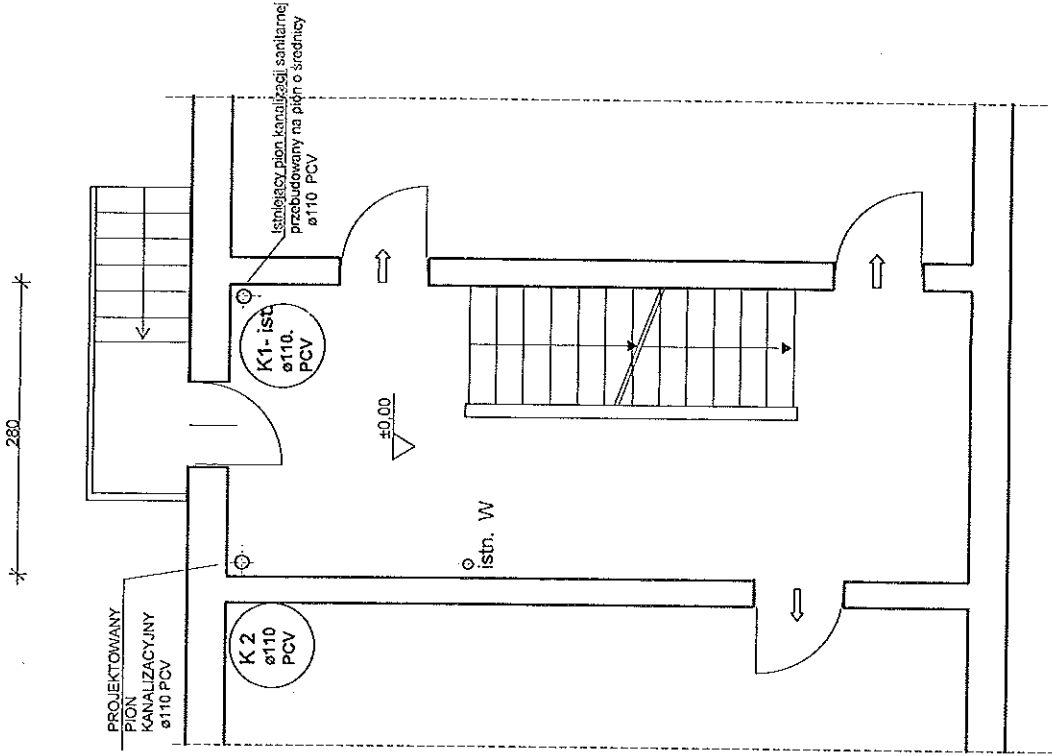

	BIURO PROJEKTOWE - INWEST-DOV Jelenia Góra, ul. Wolności 150 - TEL. 601-545-54-40 TEL. 75 755 77 77
TEMAT OBIEKT	PRZEBUDOWA CZĘŚCI KORYTARZA BUDOWA - WENTYLACYJNEGO ORAZ WENTYLACYJNEGO KOMINA
TYTUŁ RYS.	BUDYNEK MIESZKALNY WEWNĘTRZNA INSTALACJA KANALIZACYJNA -Rzut Parteru, Rzut Piwnic
PROJEKTANT	inż. Ryszard Murdyk upr. proj. nr 1217/83 JG DoS/IS/0555/01
	Skala 1:50 Data: 01.2013
	NR RYS. 7


ROZWINIĘCIE INSTALACJI KANALIZACYJNEJ

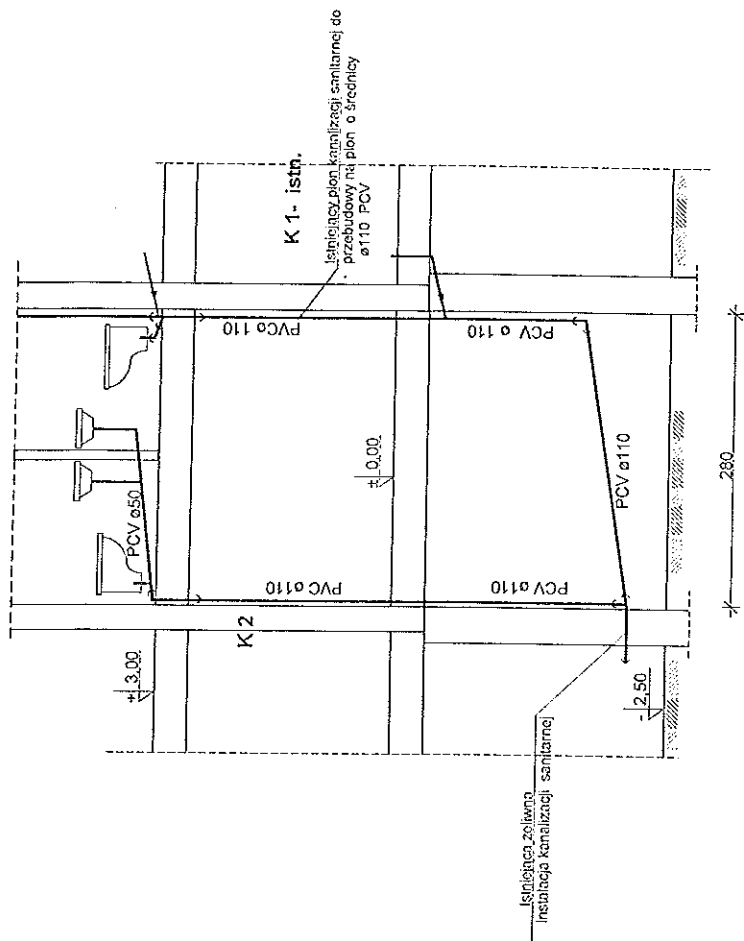

 BIURO PROJEKTOWE - INWEST-POM Jelenia Góra ul. Wolności 150 - TEL 601-343-640 TEL.75 755 77 77	
TEMAT OBIEKT	PRZEBUDOWA CZĘŚCI KORYTARZA NA POMIESZCZANIĄ SANITARNE I ORAZ BUDOWA ZEWNĘTRZNEGO NOMINIA WENTYLACYJNEGO
TYTUŁ RYS.	BUDYNEK MIESZKALNY ul. Nadbrzeżna 22a Jelenia Góra -DZ.NR. 773/4 WEWNĘTRZNA INSTALACJA KANALIZACYJNA -Rozwinięcie
PROJEKTANT	inż. Ryszard Nbandak upr. arch. nr 1217/S3.JG DOS/RS/0555/01
Skala	1:50
Data	01. 2013
NR RYS.	8


RZUT PARTERU


280

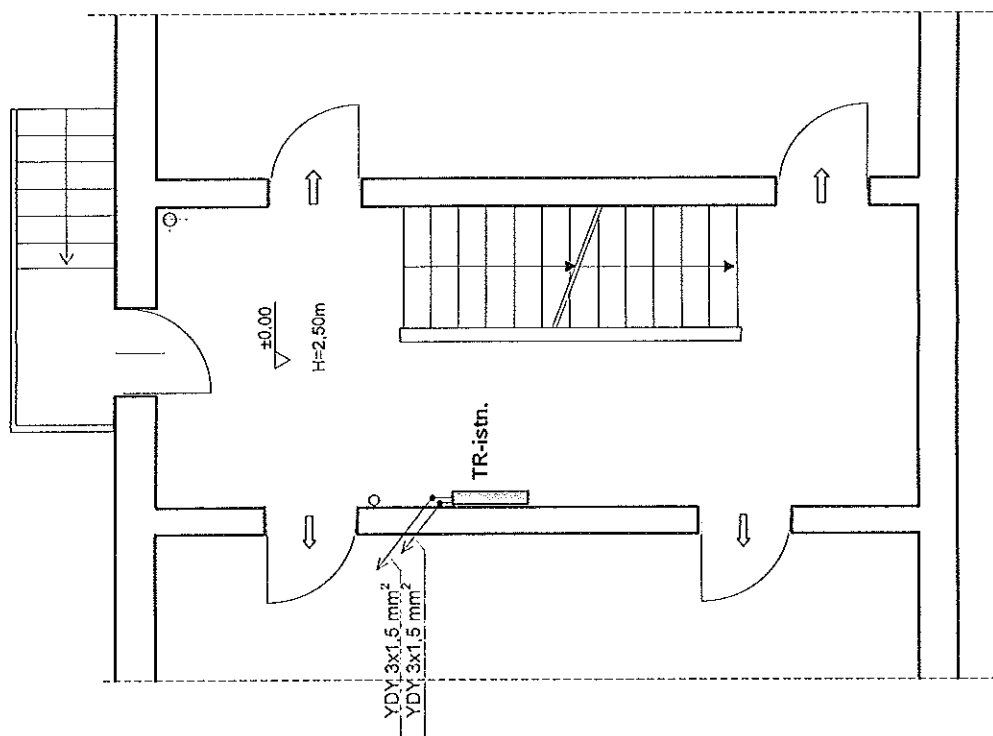

RZUT I PIĘTRA

280
10
135

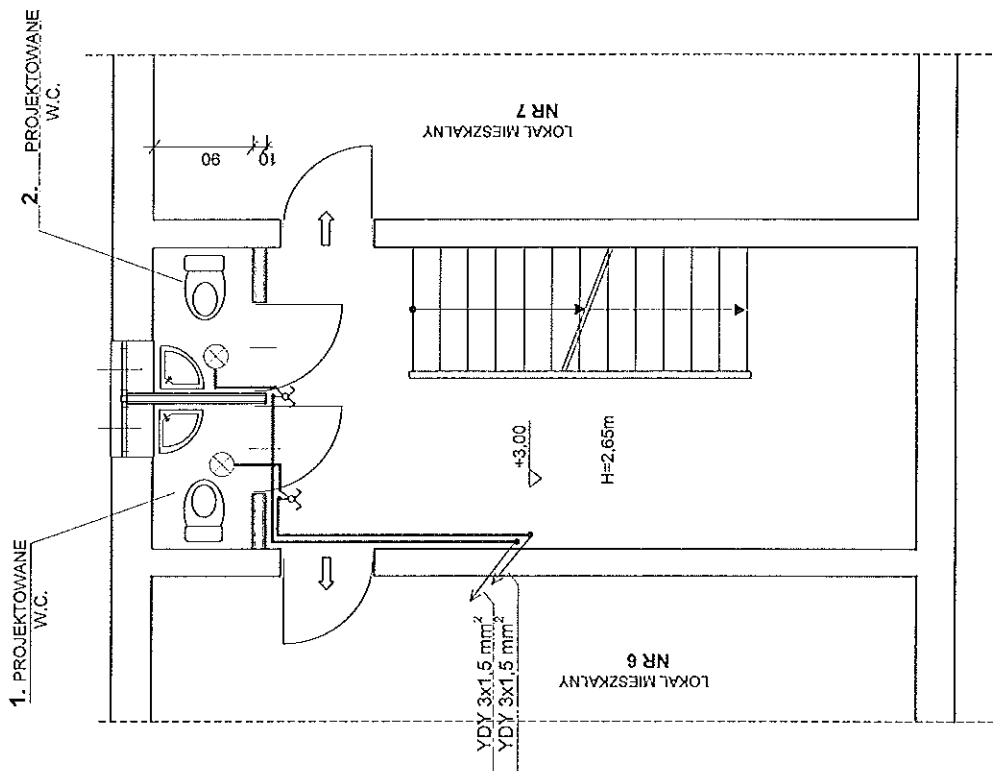

 BUDKO PROJEKTOWE - INWEST-DOM ul. Walewskich 150 - TEL. 601-543-540 TEL. 75 755 77 77	
TEMAT OBIEKT	PRZEbudowa CZĘŚCI KORYTARZA NA POMIESZCZANIA SANITARNE ORAZ BUDOWA ZEWNĘTRZNEGO KOMBINA WENTYLACYJNEGO
TYTUŁ RYS. PROJEKTANT	BUDYNEK MIESZKALNY ul. Nadbrzeżna 22a Jelenia Góra - DZ.NR 773/4 WEWNETRZNA INSTALACJA Rzut parteru, Rzut I Piętra inż. Zbigniew Grzech upr. proj. nr 2331/92, DOŚ/16/04/6/01
	Skala 1:50 Data: 01.2013
	NR RYS. 9